


**Datum:** 04.08.14  
**Maßstab:** 1 : 25000

**Notizen:**

Antragsteller:		Planverfasser:		
Datum/Unterschrift: .....gez.....		Datum/Unterschrift: .....gez.....		
e				
d				
c				
b				
a				
Ind.	Änderung		Datum	Name
Zeichungsgrundlage: Landesamt für Geoinformationen und Landentwicklung Baden-Württemberg				
Datum: 04.08.2014				
Gewässer: Kinzig	Gemeinde: Stadt Haslach / Kinzigtal			
Gemarkung: Haslach	Reg. Bez.: Ortenaukreis			
Antragsteller:  <b>STADTWERKE HASLACH</b>		Stadtwerke Haslach Alte Hausacher Straße 1 - 77716 Haslach Tel.: 07832 706 250 Fax: 07832 706 289 E-mail: info@stadtwerke-haslach.de Internet: www.stadtwerke-haslach.de		
Planverfasser:  <b>Ingenieurbüro Floecksmühle GmbH</b> Ein Unternehmen der FICHTNER Water & Transportation GmbH		Ingenieurbüro Floecksmühle GmbH Bachstraße 62-64 - 52066 Aachen Tel.: 0241 565272 0 Fax: 0241 565272 99 E-mail: info@floecksmuehle-fw.de Internet: www.floecksmuehle-fw.de		
 <b>HYDRO-ENERGIE ROTH GMBH</b> Wasserkraftanlagen · Anlagentechnik · Wasserbau		HYDRO-ENERGIE ROTH GMBH Zehntstraße 2 - 76227 Karlsruhe Tel.: 0721 612924 Fax: 0721 615069 E-mail: info@hydroenergie.de Internet: www.hydroenergie.de		
Bauobjekt: <b>Umbaumaßnahmen am Schnapperwehr in Haslach</b>		Gewerk: Wasserbau Planinhalt: Übersichtskarte Leistungsphase: Genehmigungsplanung		
Anlagen Nr.:	1.0		Datum	Name
Plan-Nr.:	1.0	bearbeitet	26.04.2019	MH
Maßstab:	1 : 25.000	gezeichnet	26.04.2019	IHZ
Projekt-Nr.:	630-P13-033	geprüft		

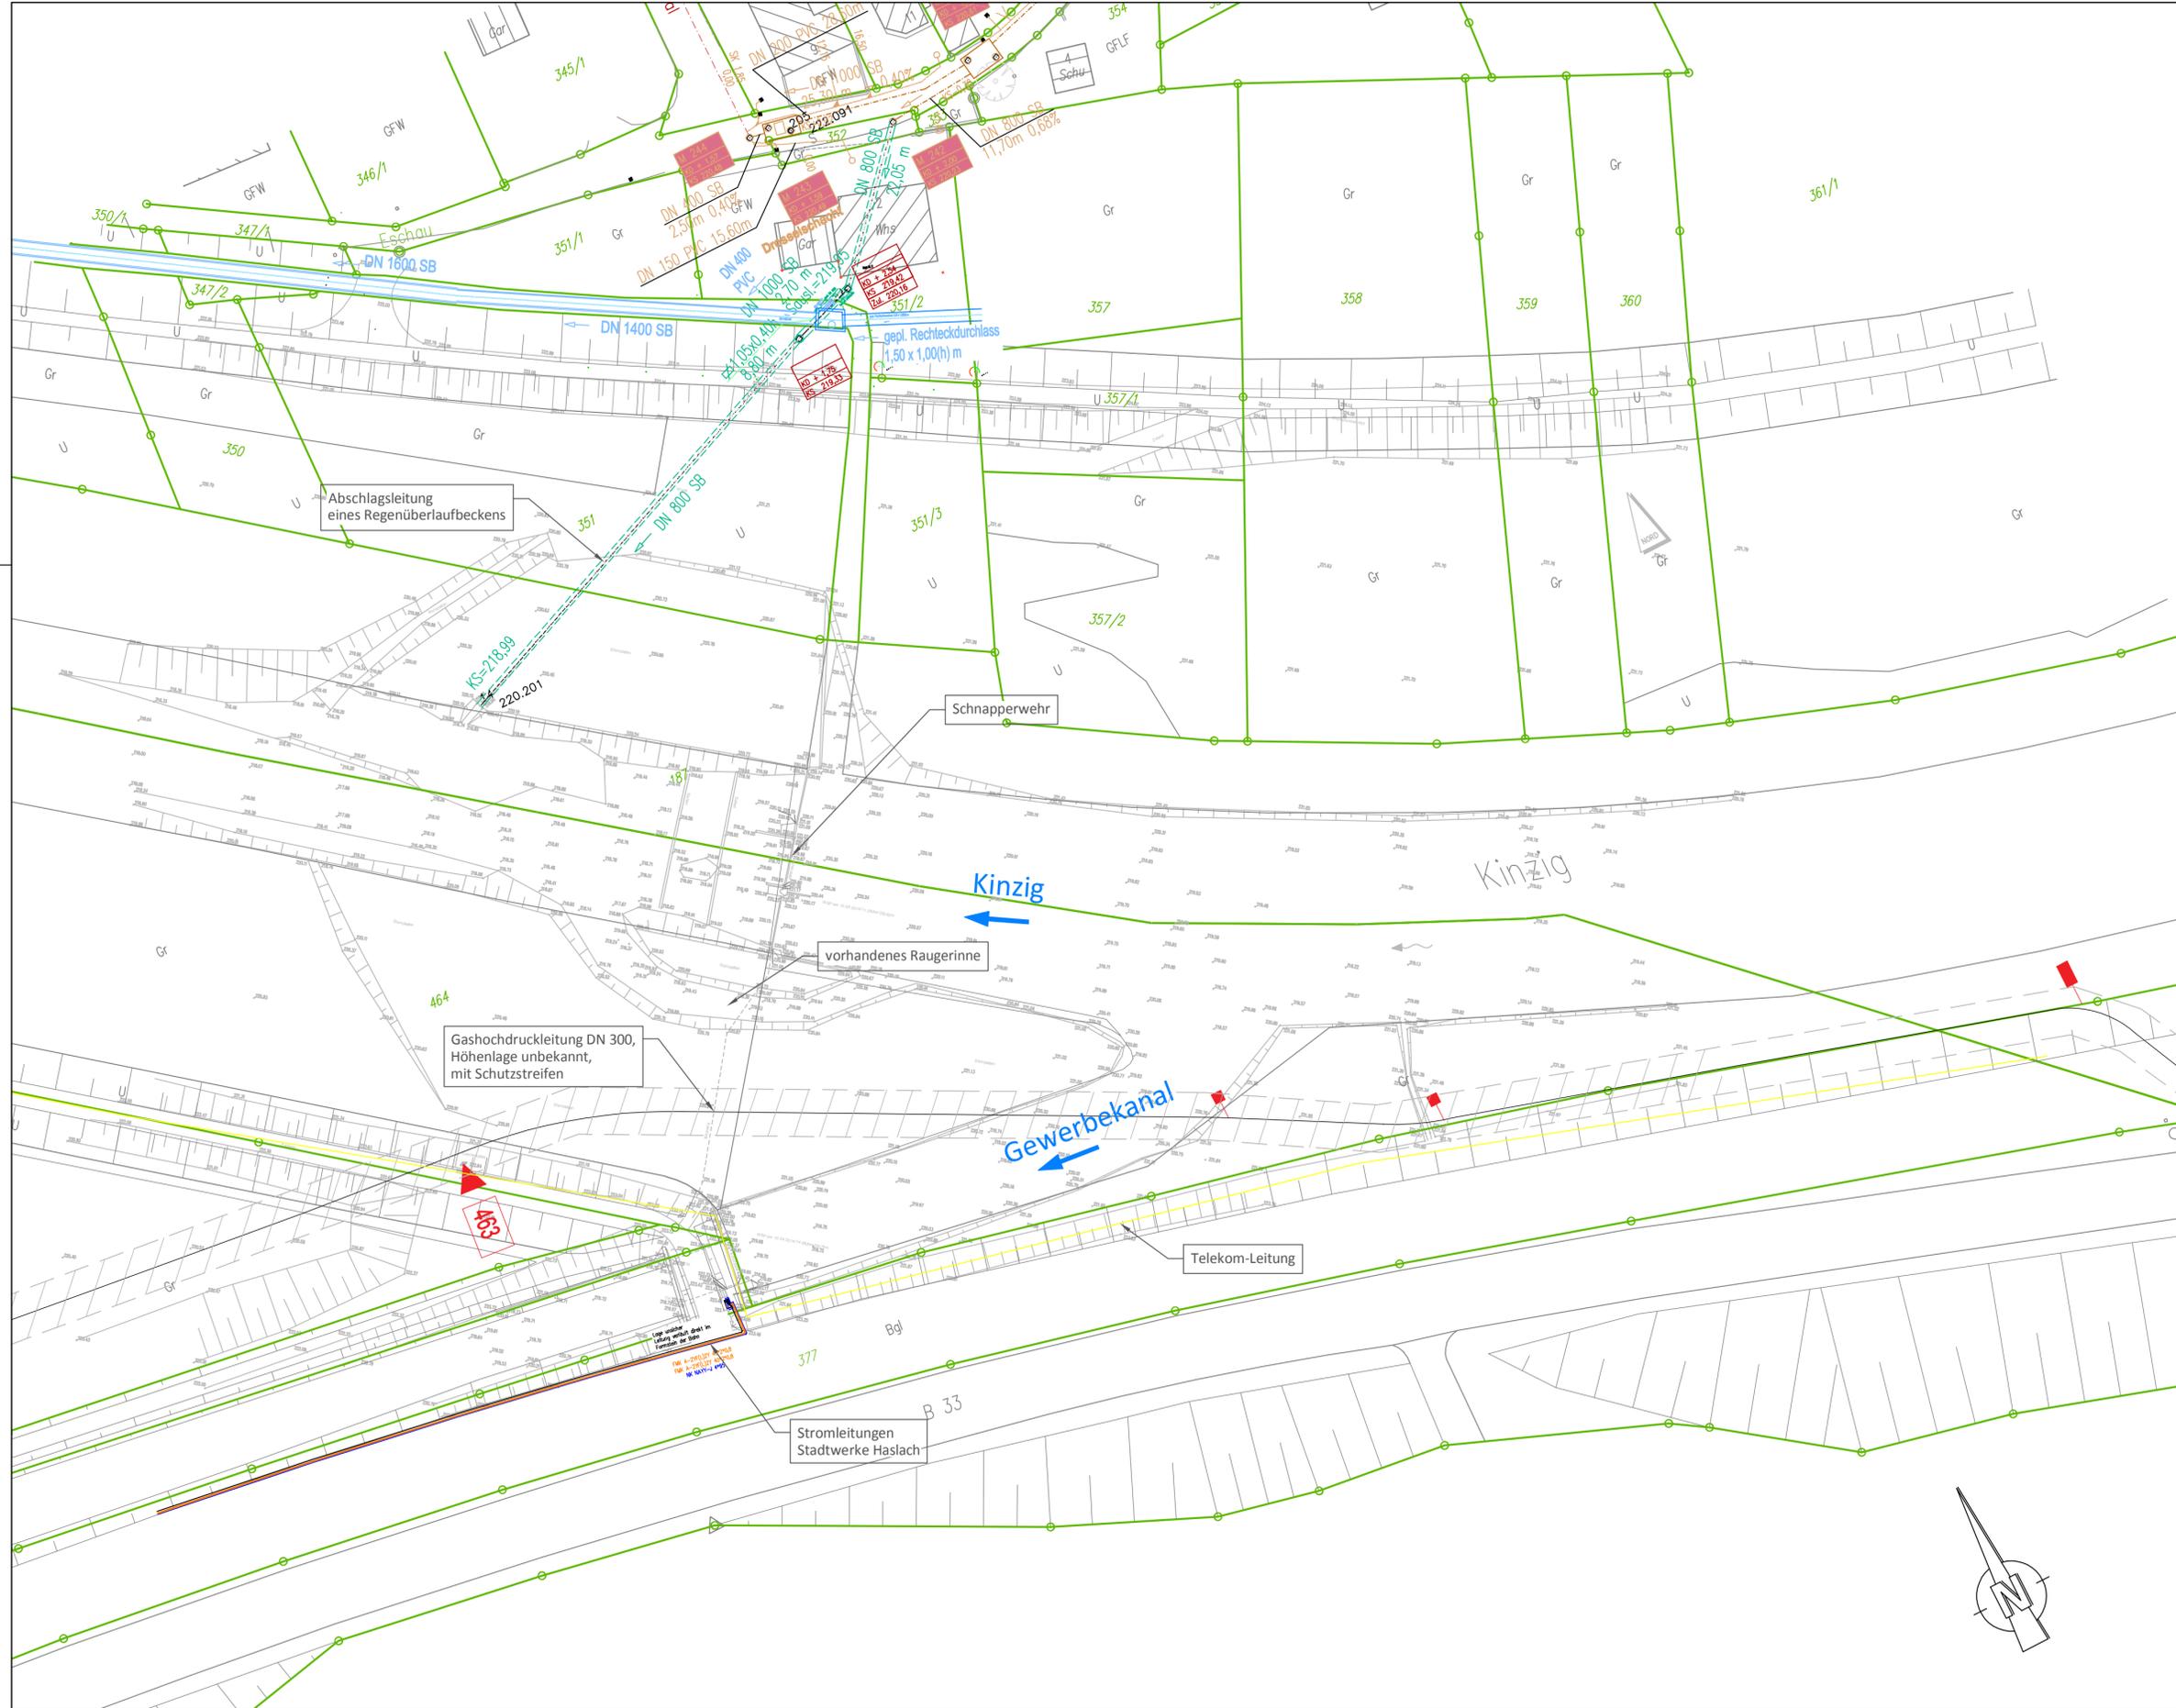

**Legende:**

- Bestand
- Flurstücke

Alle Bauwerksmaße sind vor Baubeginn eigenverantwortlich zu prüfen!

Antragsteller:		Planverfasser:	
Datum/Unterschrift: .....gez.....		Datum/Unterschrift: .....gez.....	
e			
d			
c			
b			
a			

Ind.	Änderung	Datum	Name

Zeichnungsgrundlage:	Verm. Vermessungsbüro Trenkle	Lagesystem:	Gauss-Krüger
Datum:	10. / 15.04.2014	Höhensystem:	m NHN
Gewässer:	Kinzig	Gemeinde:	Stadt Haslach / Kinzigtal
Gemarkung:	Haslach	Reg. Bez.:	Ortenaukreis

**Antragsteller:**



**STADTWERKE HASLACH**

Alte Hausacher Straße 1 - 77716 Haslach  
 Tel.: 07832 706 250  
 Fax: 07832 706 289  
 E-mail: info@stadtwerke-haslach.de  
 Internet: www.stadtwerke-haslach.de

**Planverfasser:**



**Ingenieurbüro Floecksmühle GmbH**  
 Ein Unternehmen der FICHTNER Water & Transportation GmbH  
 Bachstraße 62-64 - 52066 Aachen  
 Tel.: 0241 565272 0  
 Fax: 0241 565272 99  
 E-mail: info@floecksmuehle-fwt.de  
 Internet: www.floecksmuehle-fwt.de




**HYDRO-ENERGIE ROTH GMBH**  
 Wasserkraftanlagen · Anlagentechnik · Wasserbau  
 ROTH GMBH  
 Zehntstraße 2 - 76227 Karlsruhe  
 Tel.: 0721 612924  
 Fax: 0721 615069  
 E-mail: info@hydroenergie.de  
 Internet: www.hydroenergie.de

Bauobjekt:	<b>Umbaumaßnahmen am Schnapperwehr in Haslach</b>		
Gewerk:	Wasserbau		
Planinhalt:	Lageplan Bestand		
Leistungsphase:	Genehmigungsplanung		

Anlagen Nr.:	2.1	Datum	Name
Plan-Nr.:	2.1	bearbeitet 23.04.2019	MH
Maßstab:	1 : 500	gezeichnet 23.04.2019	IHZ
Projekt-Nr.:	630-P13-033	geprüft	

P:\613\150-19803-1162 SAMMLER KLEINPROJEKTE\BIV\_SCHNAPPERWEHR\_PLANANPASSUNGEN\_LPHADATEN\INGANG\_IBFM\_211214\WEHRANLAGE\WEHRANLAGE\_SCHNAPPERWEHR\_DRAUFSICHT\_2021-11-25\_IBFM-211208-NH\_JUE.DWG

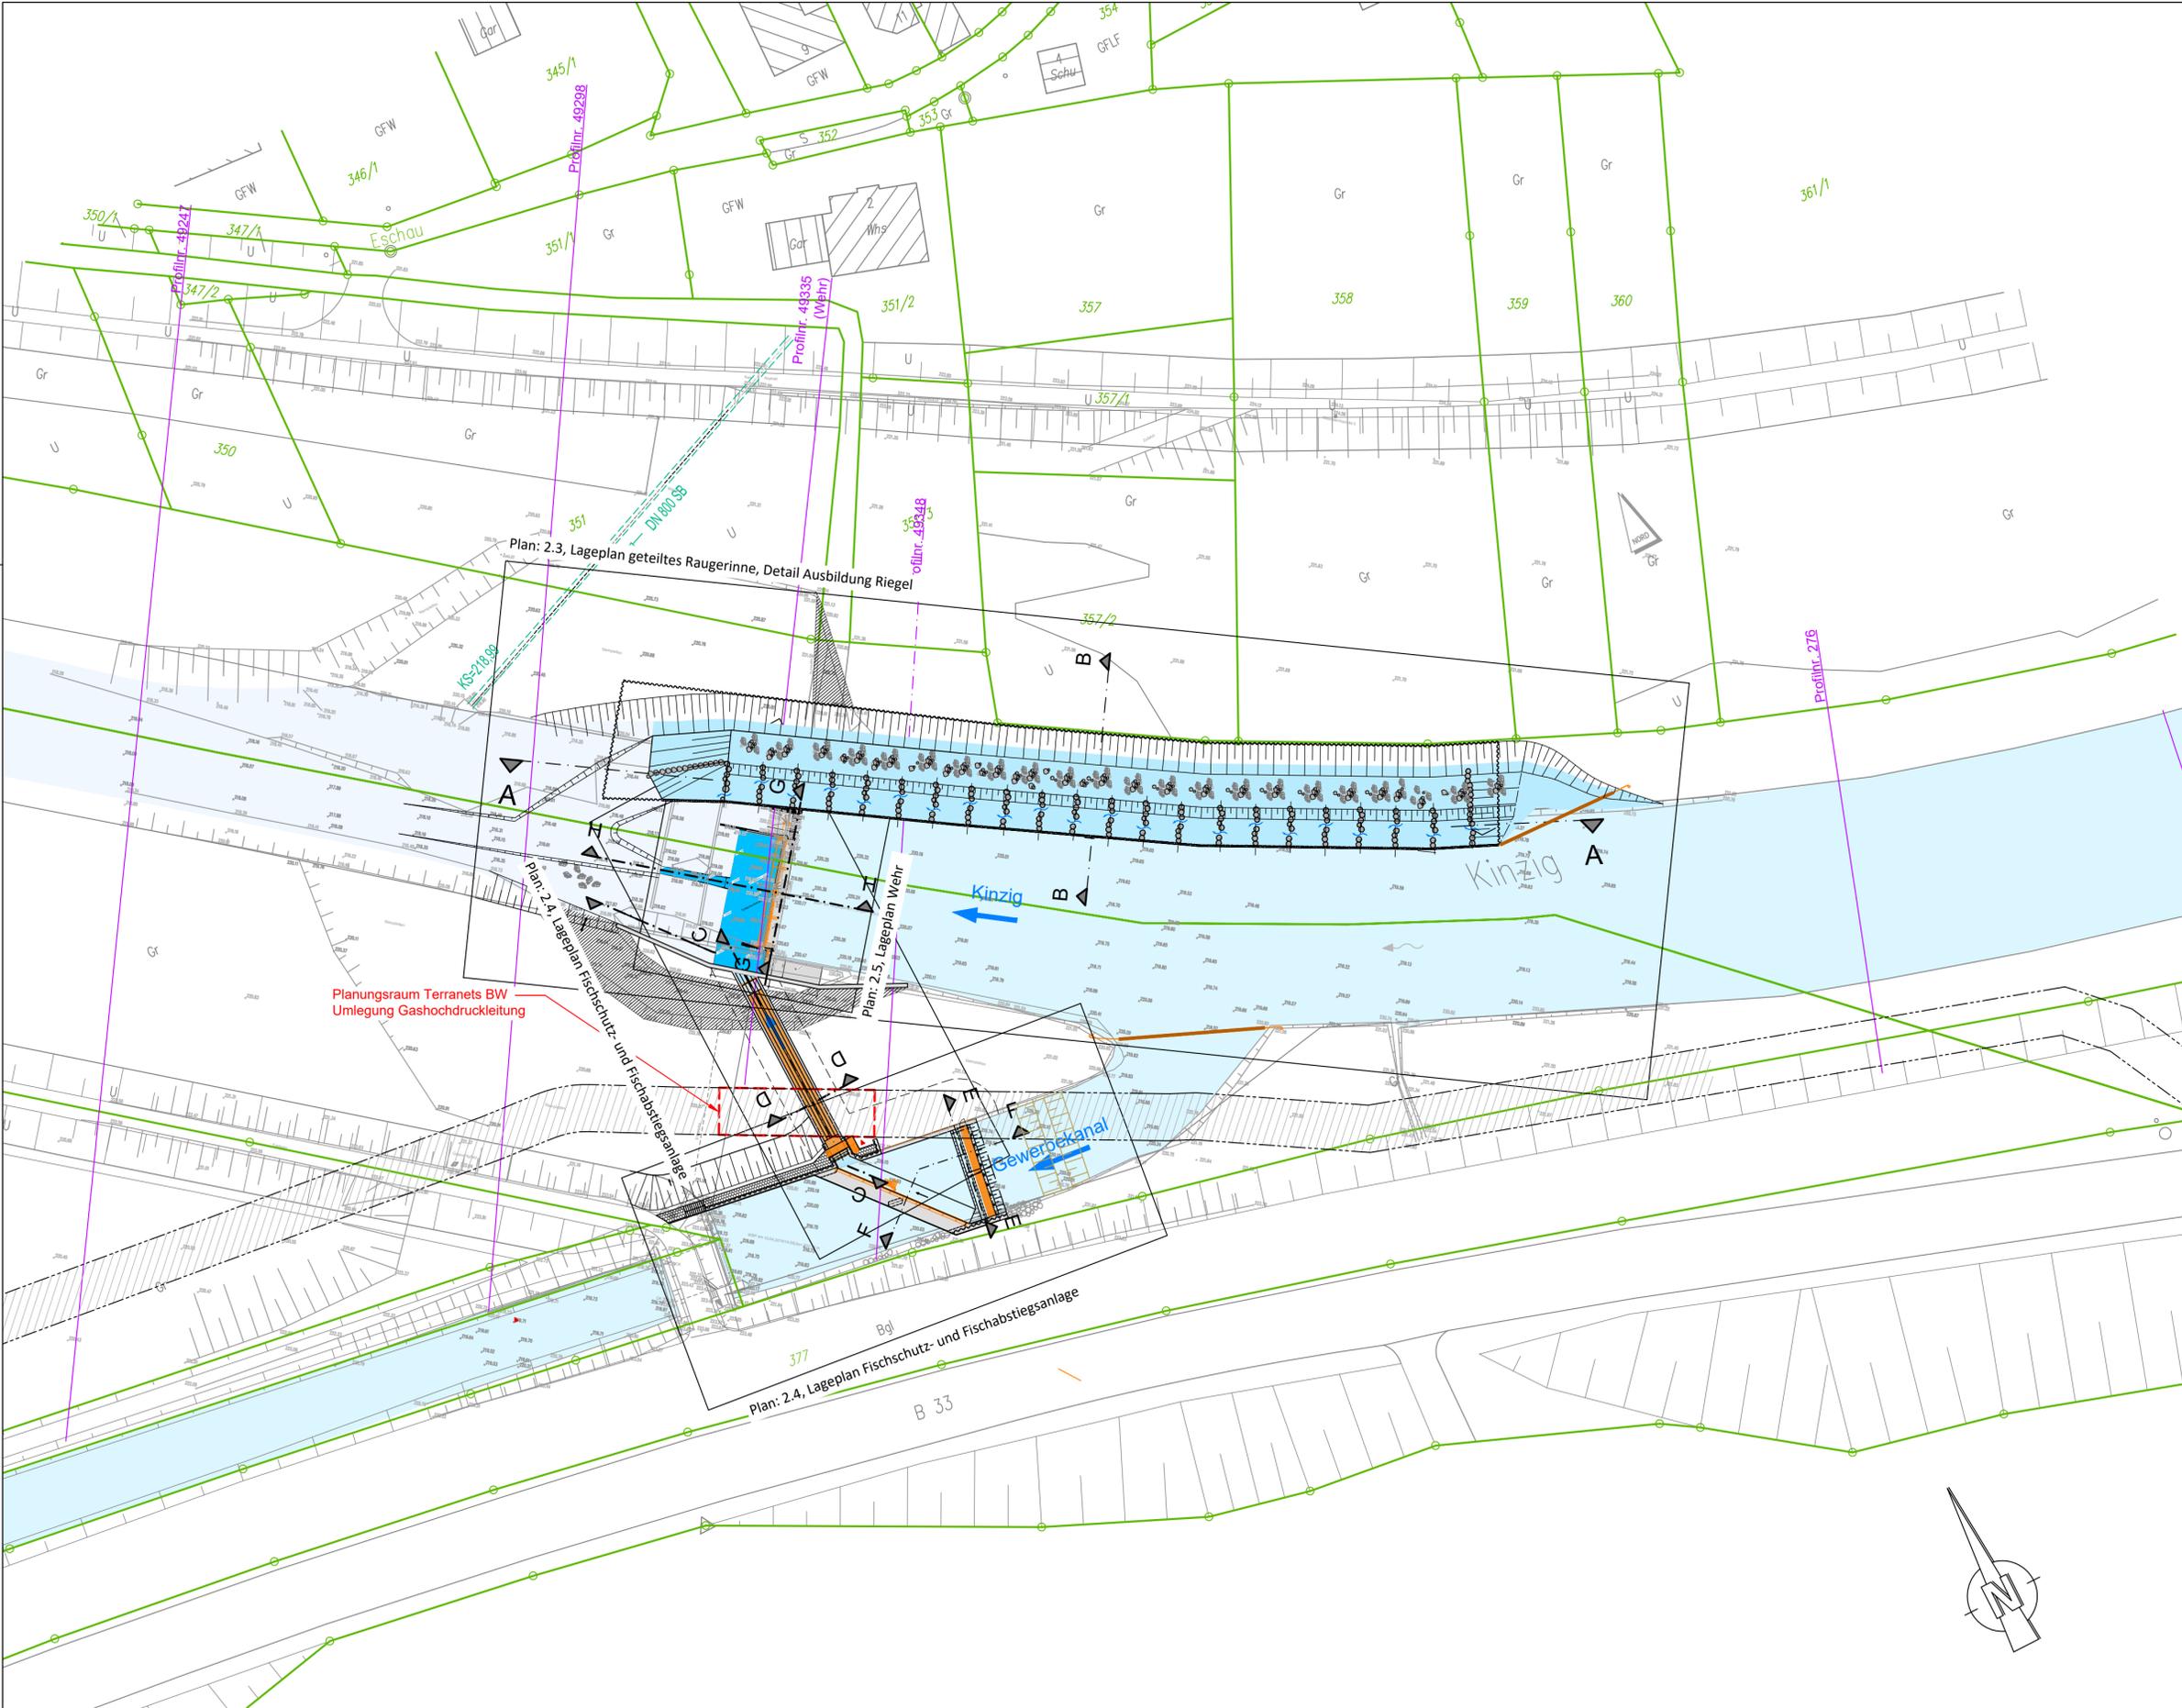

**Legende:**

- Bestand
- Flurstücke
- Profile des hyd. Nachweises
- Geplanter Fischaufstieg
- Geplanter Fischschutz- und Fischabstiegsanlage
- Gitterrost
- vorhandenes Gelände / Böschung
- geplantes Gelände / Böschung
- Oberwasser
- Unterwasser
- geplante FAA
- Verfüllung Bestand
- Schutzstreifen Gashochdruckleitung

Alle Bauwerksmaße sind vor Baubeginn eigenverantwortlich zu prüfen!  
 Gashochdruckleitung gemäß Entwurf Terranets BW (07.11.2019)

Antragsteller: ..... Planverfasser: .....  
 Datum/Unterschrift: ..... Datum/Unterschrift: .....

e			
d			
c			
b	FAA verschwenkt, Schütz ergänzt, Abstiegskanal verkürzt		13.12.2021 MH/Jue
a	Übertragung Änderungen Gashochdruckleitung; Baugrube Einlaufbauwerk Gewerkekanaal		25.11.2019 CK
Ind.	Änderung	Datum	Name

Zeichnungsgrundlage	Verm. Vermessungsbüro Trenkle	Lagesystem	Gauss-Krüger
Datum	10. / 15.04.2014	Höhensystem	m NHN
Gewässer	Kinzig	Gemeinde	Stadt Haslach / Kinzigtal
Gemarkung	Haslach	Reg. Bez.	Ortenaukreis

Antragsteller:  **STADTWERKE HASLACH**

Stadtwerke Haslach  
 Alte Hausacher Straße 1 - 77716 Haslach  
 Tel.: 07832 706 250  
 Fax: 07832 706 289  
 E-mail: info@stadtwerke-haslach.de  
 Internet: www.stadtwerke-haslach.de

Planverfasser:  **Ingenieurbüro Floecksmühle GmbH**

Ein Unternehmen der FICHTNER Water & Transportation GmbH  
 Bachstraße 62-64 - 52066 Aachen  
 Tel.: 0241 565272 0  
 Fax: 0241 565272 99  
 E-mail: info@floecksmuehle-fw.de  
 Internet: www.floecksmuehle-fw.de


 **HYDRO-ENERGIE ROTH GMBH**

Wasserkraftanlagen · Anlagentechnik · Wasserbau  
 ROTH GMBH  
 Zehntstraße 2 - 76227 Karlsruhe  
 Tel.: 0721 612924  
 Fax: 0721 615069  
 E-mail: info@hydroenergie.de  
 Internet: www.hydroenergie.de

Baubjekt: **Umbaumaßnahmen am Schnapperwehr in Haslach**

Gewerk: Wasserbau  
 Planinhalt: Lageplan Planung  
 Leistungsphase: Genehmigungsplanung


Anlagen Nr.:	2.2	Datum	Name
Plan-Nr.:	2.2	bearbeitet	23.04.2019 MH
Maßstab:	1 : 500	gezeichnet	23.04.2019 IHZ
Projekt-Nr.:	630-P13-033	geprüft	18.07.2019 MH

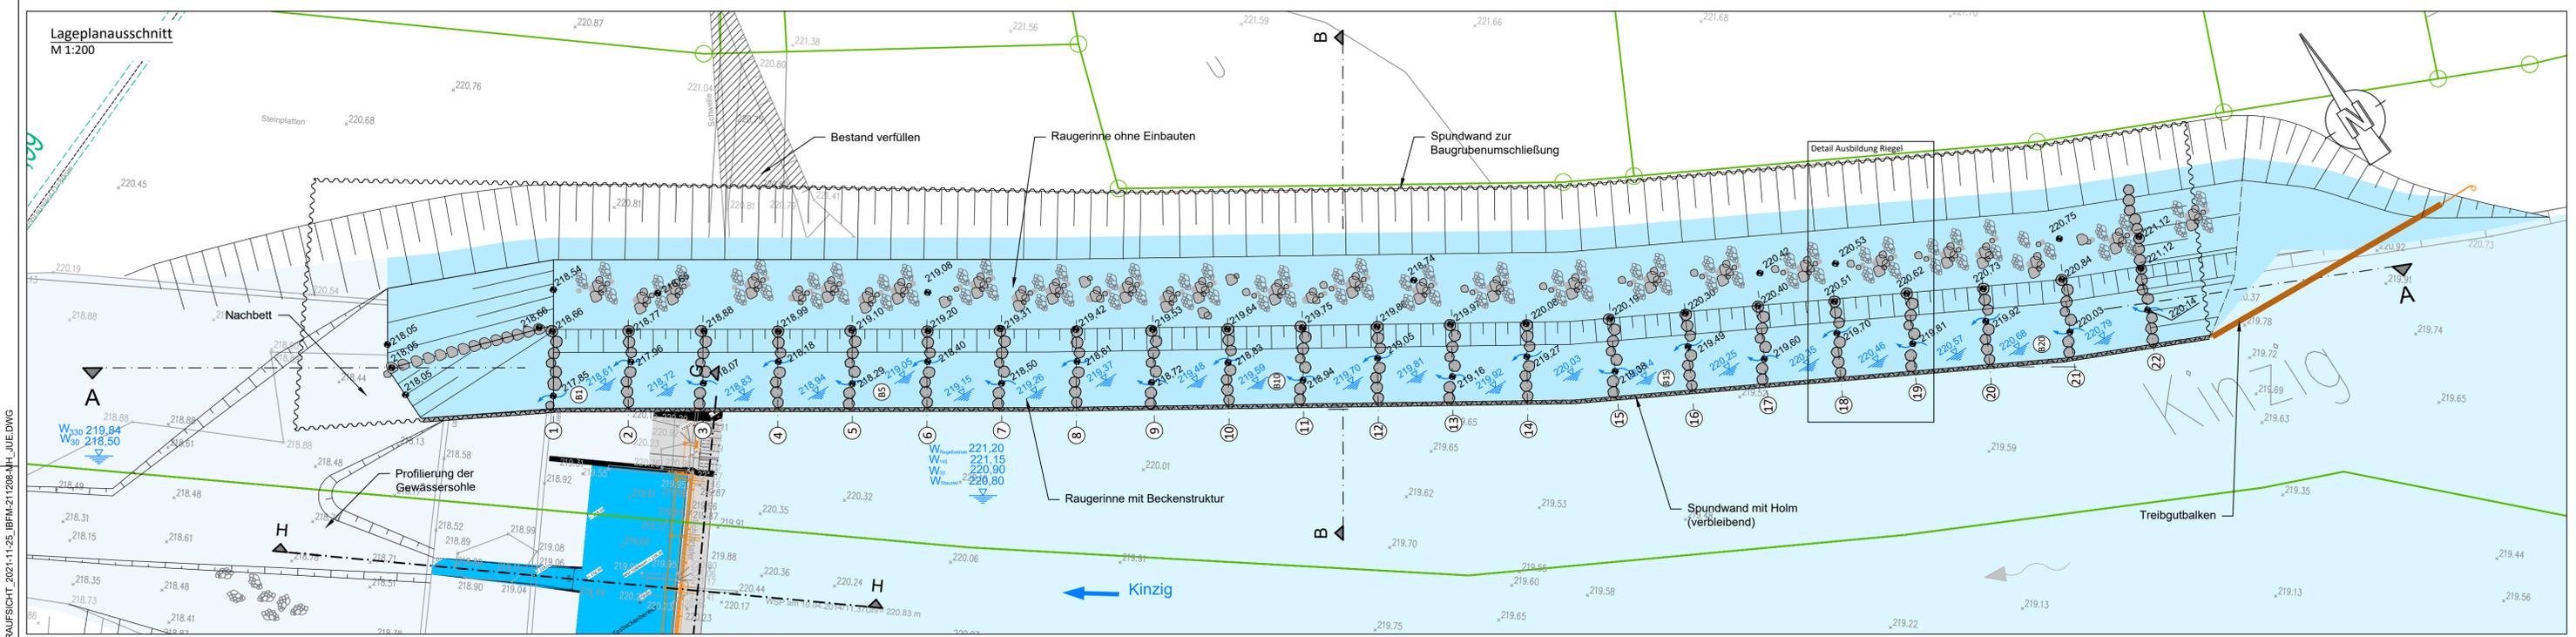

**Legende:**

- vorhandenes Gelände / Böschung
- Höhe vorhanden
- geplantes Gelände / Böschung
- Höhe geplant
- Riegel Fischaufstieg
- Riegel Nr. Fischaufstieg
- Becken Nr. Fischaufstieg
- Wasserspiegel
- Oberwasser
- Unterwasser
- geplante FAA
- Verfüllung Bestand

**Detail Ausbildung Riegel**  
M 1:50

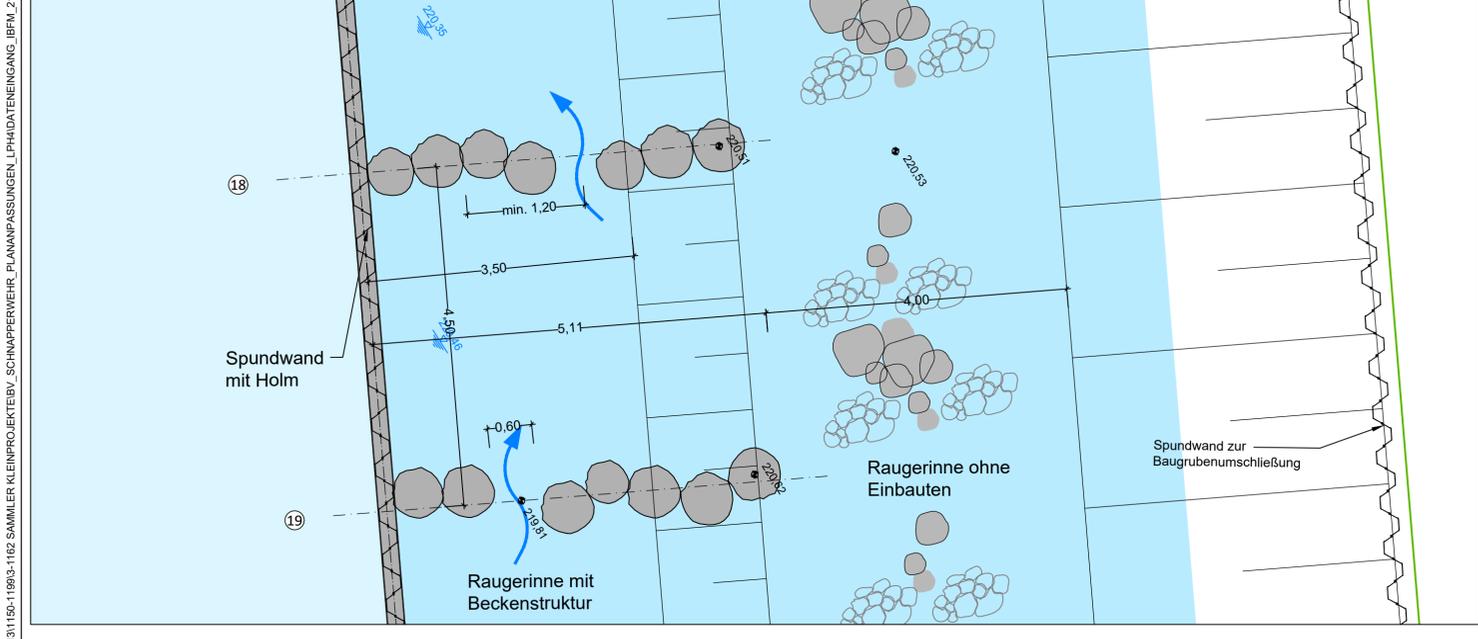

Alle Bauwerksmaße sind vor Baubeginn eigenverantwortlich zu prüfen!  
Gashochdruckleitung gemäß Entwurf Terranets BW (07.11.2019)

Antragsteller:	Planverfasser:
Datum/Unterschrift: .....	Datum/Unterschrift: .....

a			
d			
c			
b	FAA verschwenkt		13.12.2021 MHJ/lue
a	Verfüllung Bestand im nördlichen Bereich		25.11.2019 CK
Ind.	Änderung		Datum Name
Zeichnungsgrundlage	Verm. Vermessungsbüro Trenkle	Lagesystem	Gauss-Krüger
Datum	10. / 15.04.2014	Höhensystem	m NHN
Gewässer	Kinzig	Gemeinde	Stadt Haslach / Kinzigal
Gemarkung	Haslach	Reg. Bez.	Ortenaukreis

**Antragsteller:**

**STADTWERKE HASLACH**

**Stadtwerke Haslach**  
 Alte Hausacher Straße 1 - 77716 Haslach  
 Tel.: 07832 706 250  
 Fax: 07832 706 289  
 E-mail: info@stadtwerke-haslach.de  
 Internet: www.stadtwerke-haslach.de

**Planverfasser:**


**Ingenieurbüro Floecksmühle GmbH**  
 Bachstraße 62-64 - 52066 Aachen  
 Tel.: 0241 565272 0  
 Fax: 0241 565272 99  
 E-mail: info@floecksmuehle-fwt.de  
 Internet: www.floecksmuehle-fwt.de

**HYDRO-ENERGIE ROTH GMBH**  
 Wasserstraßenbau - Anlagentechnik - Wasserbau  
 Zehnstraße 2 - 76227 Karlsruhe  
 Tel.: 0721 612924  
 Fax: 0721 615059  
 E-mail: info@hydroenergie.de  
 Internet: www.hydroenergie.de

Bauobjekt:	Gewerk:
<b>Umbaumaßnahmen am Schnapperwehr in Haslach</b>	<b>Wasserbau</b>
	Planinhalt:
	<b>Lageplan geteiltes Raugerinne, Detail Riegel</b>
	Leistungsphase:
	<b>Genehmigungsplanung</b>


Anlagen Nr.:	2.3	Datum	Name
Plan-Nr.:	2.3	bearbeitet	24.06.2021 MH
Maßstab:	1 : 200, 1 : 50	gezeichnet	23.04.2019 IHZ / SAB
Projekt-Nr.:	630-P13-033	geprüft	24.06.2021 MH

P:\631150-11993-1102 SAMMLER KLEINPROJEKTE\BV\_SCHNAPPERWEHR\_PLANANPASSUNGEN\_LPH4\HADTENEINGANG\_BF01\_2112\4WEHRSAANIERUNG\_SCHNAPPERWEHR\_DRAUFSICHT\_2021-11-25\_BF01\_211208-MH\_JUE.DWG

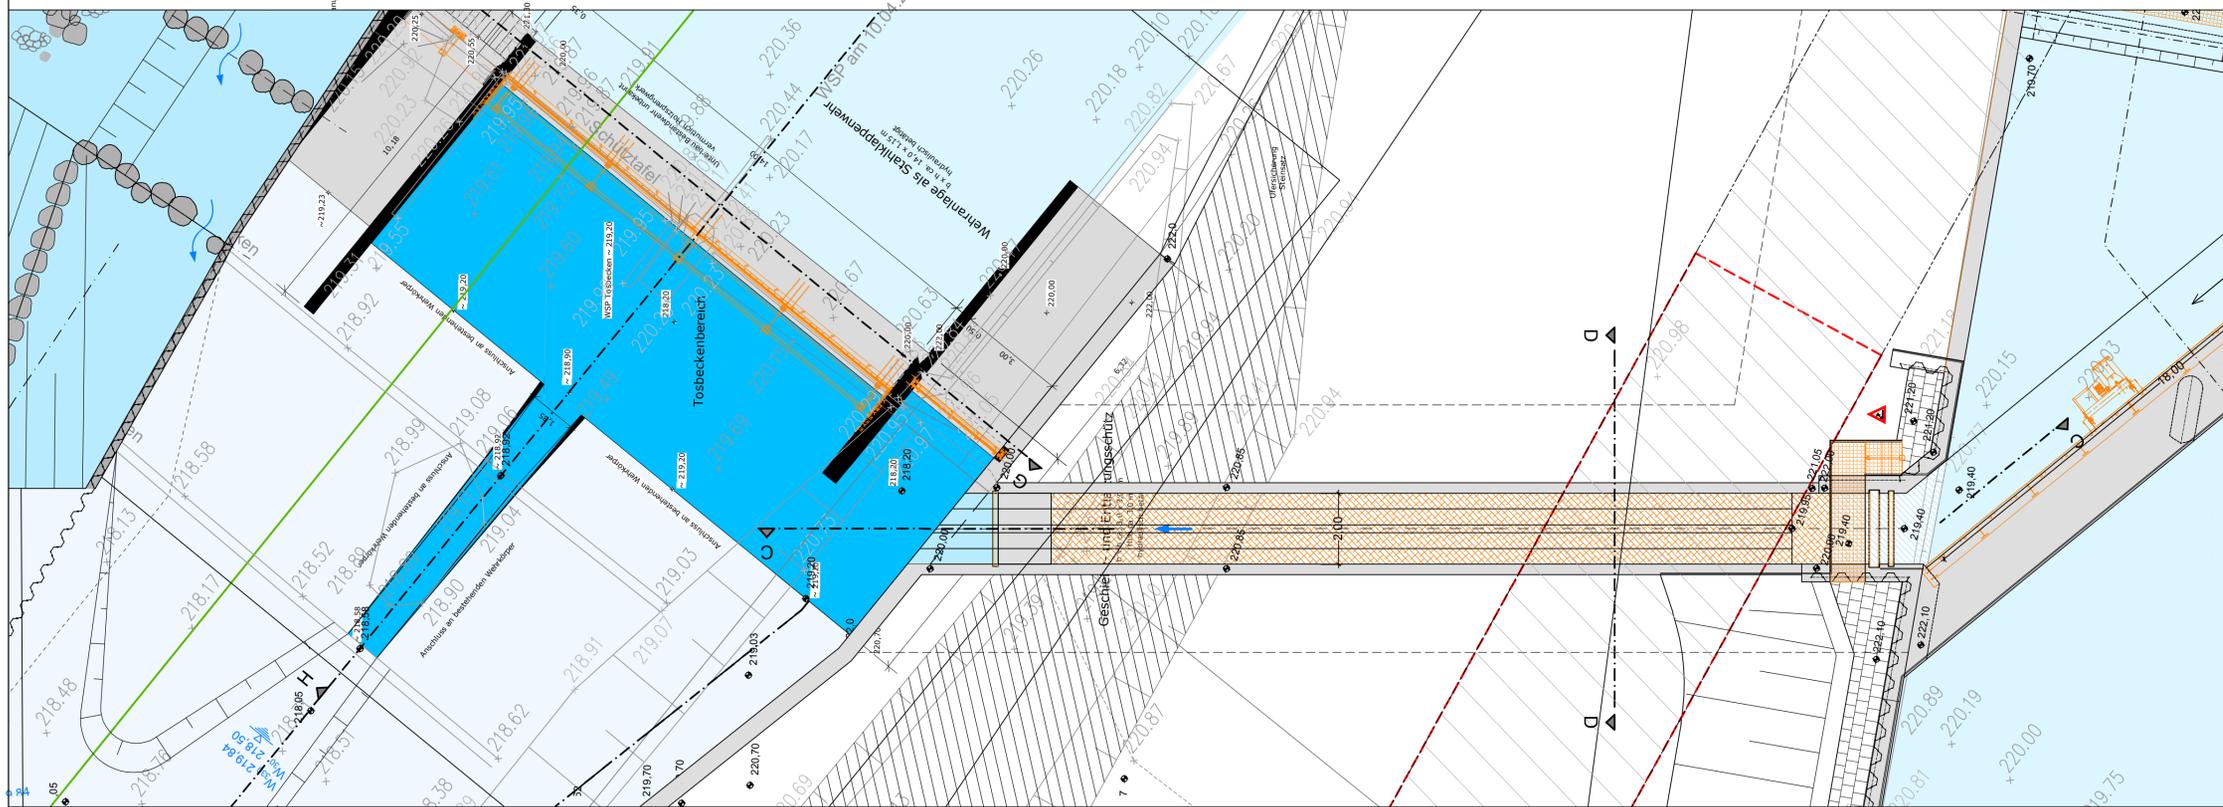

**Legende:**

- vorhandenes Gelände / Böschung
- 273.69 Höhe vorhanden
- geplantes Gelände / Böschung
- 220.51 Höhe geplant
- Riegel Fischaufstieg
- 15 Riegel Nr. Fischaufstieg
- 619 Becken Nr. Fischaufstieg
- 220.35 Wasserspiegel
- Spundwand
- Abdeckung
- Gitterrost
- Pflasterung
- Geländer
- Oberwasser
- Unterwasser
- geplante FAA
- Verfüllung Bestand
- Schutzstreifen Gashochdruckleitung

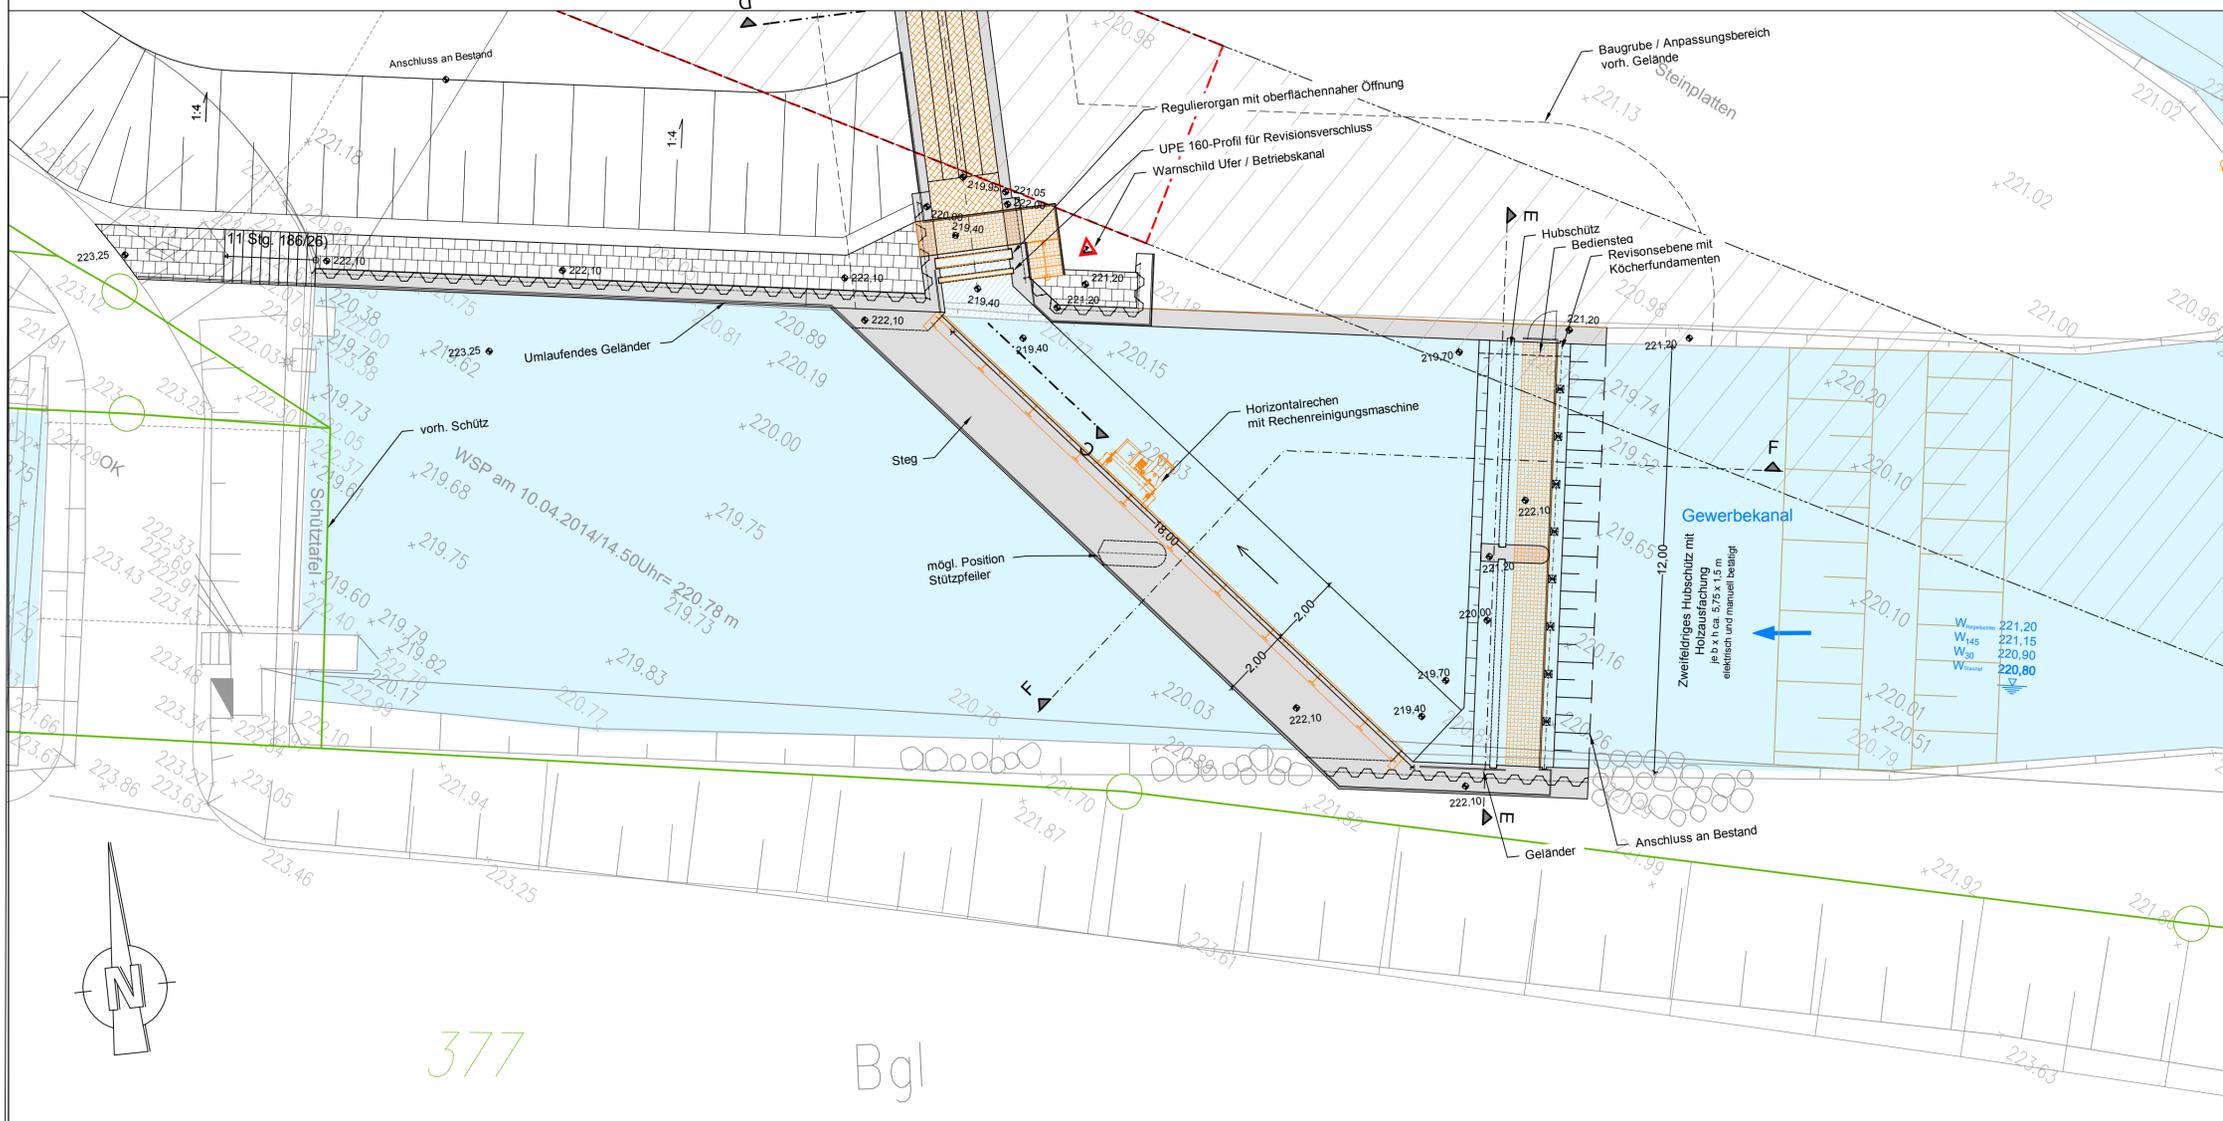

Alle Bauwerksmaße sind vor Baubeginn eigenverantwortlich zu prüfen!  
Gashochdruckleitung gemäß Entwurf Terranets BW (07.11.2019)

Antragsteller:	Planverfasser:
Datum/Unterschrift:	Datum/Unterschrift:

Ind.	Änderung	Datum	Name
a	Übertragung Änderungen Gashochdruckleitung; Baugrube Einlaufbauwerk Gewerbekanal	25.11.2019	CK

Zeichnungsgrundlage	Verm. Vermessungsbüro Trenkle	Lagesystem	Gauss-Krüger
Datum	10. / 15.04.2014	Höhensystem	m NHN
Gewässer	Kinzig	Gemeinde	Stadt Haslach / Kinzigtal
Gemarkung	Haslach	Reg. Bez.	Ortenaukreis

**Antragsteller:**

**Stadtwerke Haslach**  
 Alle Hausacher Straße 1 - 77716 Haslach  
 Tel.: 07832 706 250  
 Fax: 07832 706 289  
 E-mail: info@stadtwerke-haslach.de  
 Internet: www.stadtwerke-haslach.de

 
**Planverfasser:**

**Ingenieurbüro Floecksmühle GmbH**  
 Bachstraße 62-64 - 52066 Aachen  
 Tel.: 0241 565272 0  
 Fax: 0241 565272 99  
 E-mail: info@floecksmuehle-fwt.de  
 Internet: www.floecksmuehle-fwt.de

**HYDRO-ENERGIE ROTH GMBH**  
 Zehnstraße 2 - 76227 Karlsruhe  
 Tel.: 0721 615024  
 Fax: 0721 615069  
 E-mail: info@hydroenergie.de  
 Internet: www.hydroenergie.de

Bauobjekt:	Gewerk:	Wasserbau
<b>Umbaumaßnahmen am Schnapperwehr in Haslach</b>	Planinhalt:	Lageplan Fischschütz- und Fischabstieg
	Leistungsphase:	Genehmigungsplanung


Anlagen-Nr.:	2.4	Datum	Name	
Plan-Nr.:	2.4	bearbeitet	23.04.2019	MH
Maßstab:	1 : 100	gezeichnet	23.04.2019	IHZ
Projekt-Nr.:	630-P13-033	geprüft	18.07.2019	MH



377

Bgl

P:\630\0900-0949\2013\IP13-033\_DB\_PAKET-3\_E2-3347\44\_LGSA PLANANPASSUNG (N09)\5 - ZEICHNUNGEN\3 FINAL\IP13-033\_GP\_LP\_2.2-2.5-211216\_JUE - STANDARD\IP13-033\_GP\_LP\_2.2-2.5-220125-MH.DWG

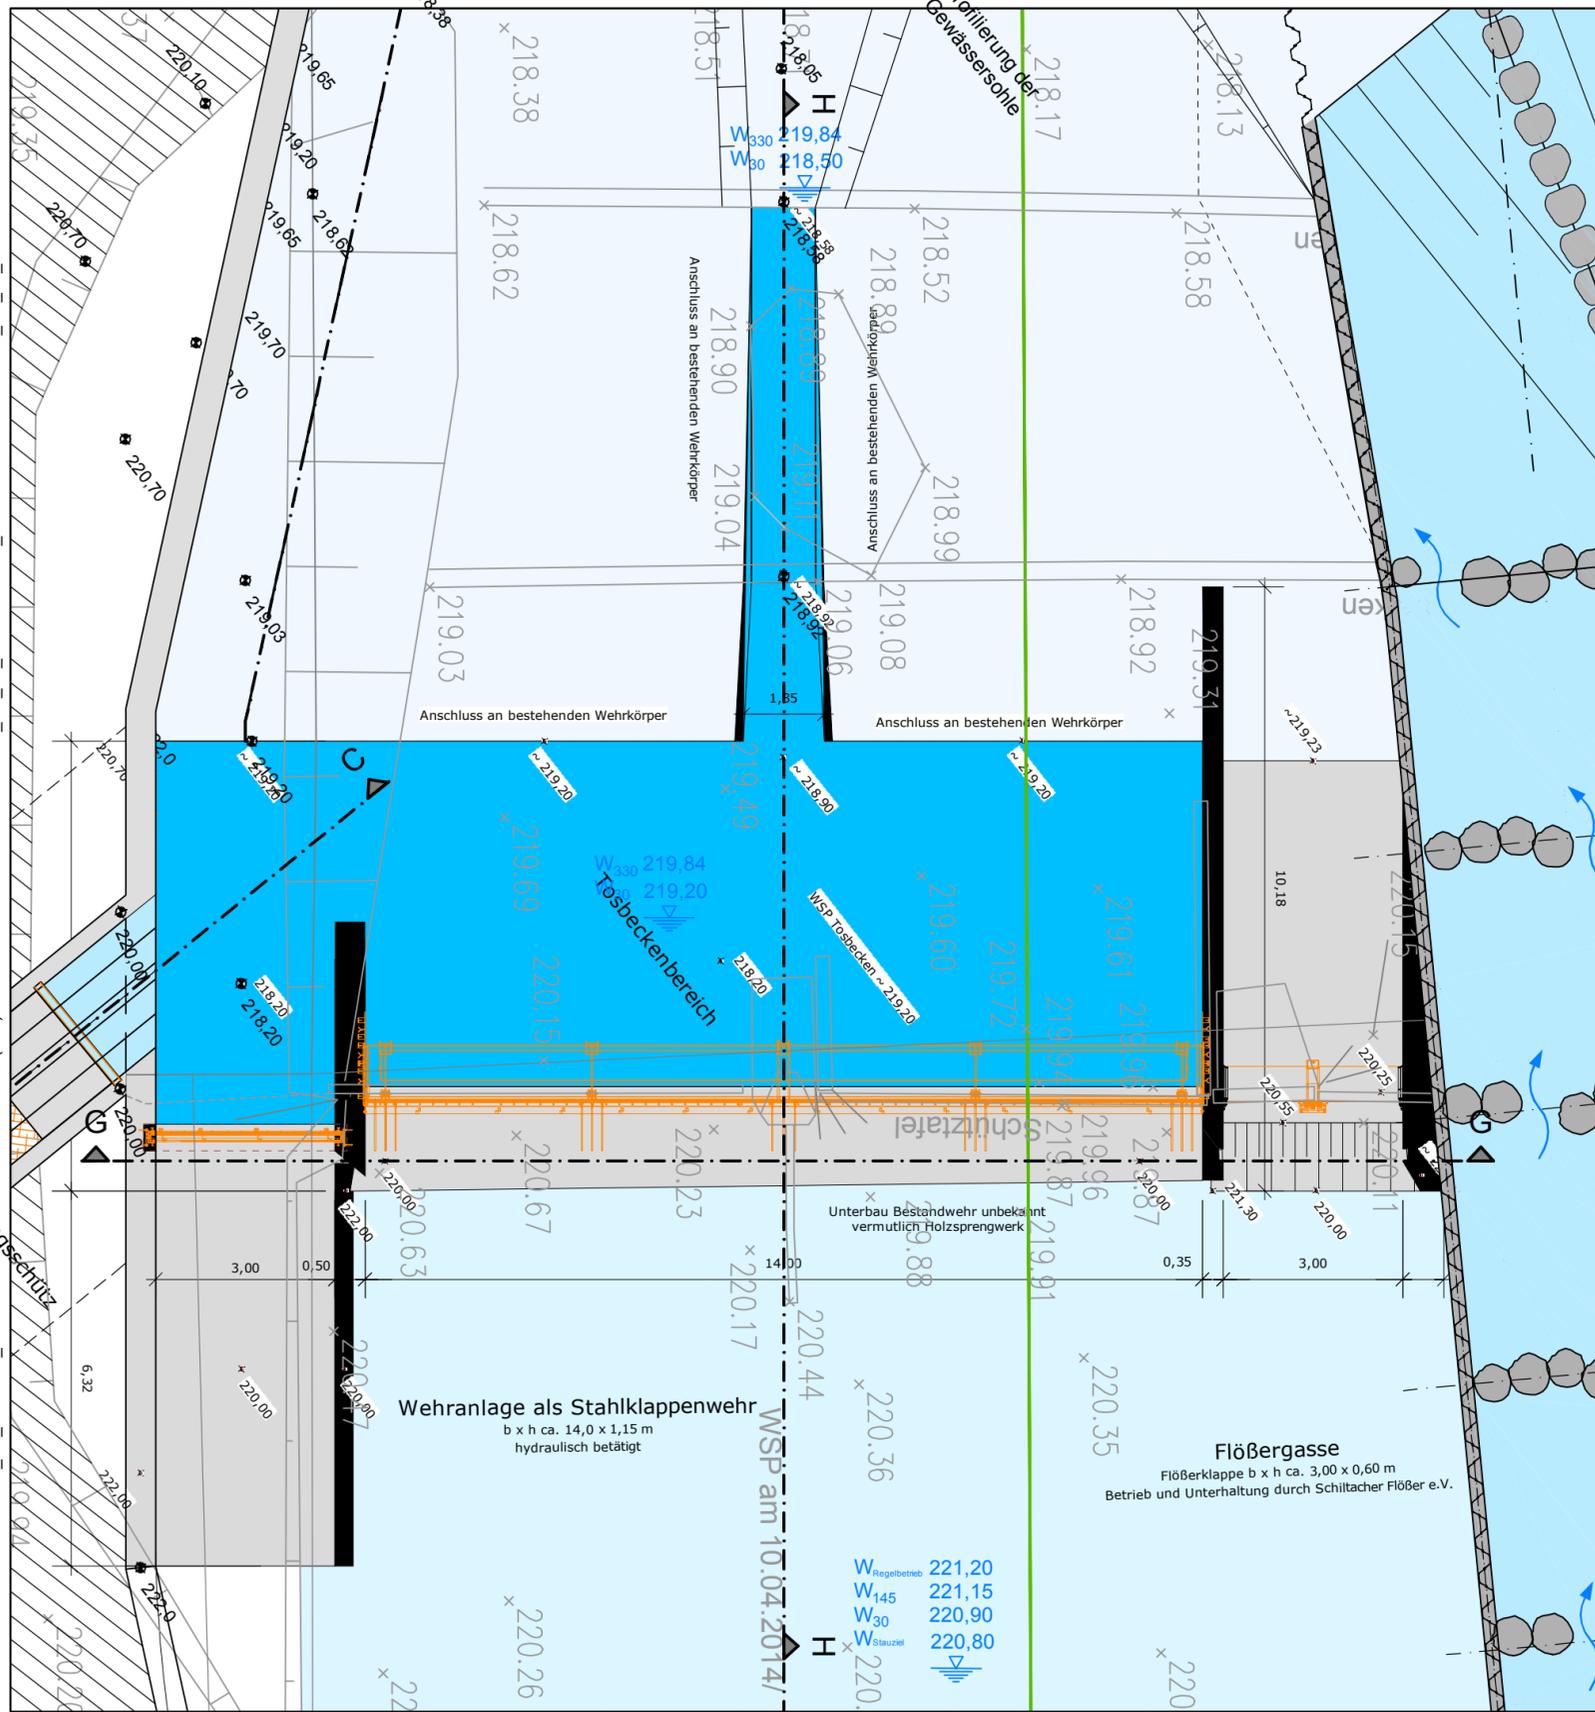

**Legende:**

- vorhandenes Gelände / Böschung
- Höhe vorhanden
- geplantes Gelände / Böschung
- Höhe geplant
- Stahlklappe
- Beton
- Wasserspiegel

Alle Bauwerksmaße sind vor Baubeginn eigenverantwortlich zu prüfen!

Antragsteller: \_\_\_\_\_ Planverfasser: \_\_\_\_\_  
 Datum/Unterschrift: \_\_\_\_\_ Datum/Unterschrift: \_\_\_\_\_

e				
d				
c				
b				
a	Schütz ergänzt, Abstiegskanal verkürzt		13.12.2021	MH/Jue
Ind.	Änderung		Datum	Name

Zeichnungsgrundlage	Verm. Vermessungsbüro Trenkle	Lagesystem	Gauss-Krüger
Datum	10. / 15.04.2014	Höhensystem	m NHN
Gewässer	Kinzig	Gemeinde	Stadt Haslach / Kinzigtal
Gemarkung	Haslach	Reg. Bez.	Ortenaukreis

**Antragsteller:**



**Stadtwerke Haslach**  
 Alte Hausacher Straße 1 - 77716 Haslach  
 Tel.: 07832 706 250  
 Fax: 07832 706 289  
 E-mail: info@stadtwerke-haslach.de  
 Internet: www.stadtwerke-haslach.de

**Planverfasser:**



**Ingenieurbüro Floecksmühle GmbH**  
 Bachstraße 62-64 - 52066 Aachen  
 Tel.: 0241 565272 0  
 Fax: 0241 565272 99  
 E-mail: info@floecksmuehle-fw.de  
 Internet: www.floecksmuehle-fw.de

**HYDRO-ENERGIE ROTH GMBH**  
 Zehntstraße 2 - 76227 Karlsruhe  
 Tel.: 0721 612924  
 Fax: 0721 615069  
 E-mail: info@hydroenergie.de  
 Internet: www.hydroenergie.de

**Bauobjekt:** Umbaumaßnahmen am Schnapperwehr in Haslach


**Gewerk:** Wasserbau

**Planinhalt:** Lageplan Wehr

**Leistungsphase:** Genehmigungsplanung

Anlagen Nr.:	2.5		Datum	Name
Plan-Nr.:	2.5	bearbeitet	23.04.2019	MH
Maßstab:	1 : 100	gezeichnet	23.04.2019	IHZ
Projekt-Nr.:	630-P13-033	geprüft	18.07.2019	MH

P:\613\150-19803-1162 SAMMLER KLEINPROJEKTE\BIV\_SCHNAPPERWEHR\_PLANANPASSUNGEN\_LPHADATEN\INGANG\_IBFM\_211214\WEHRANLAGE\WEHRANLAGE\_SCHNAPPERWEHR\_DRAUFSICHT\_2021-11-25\_IBFM-211208-NH\_JUE.DWG

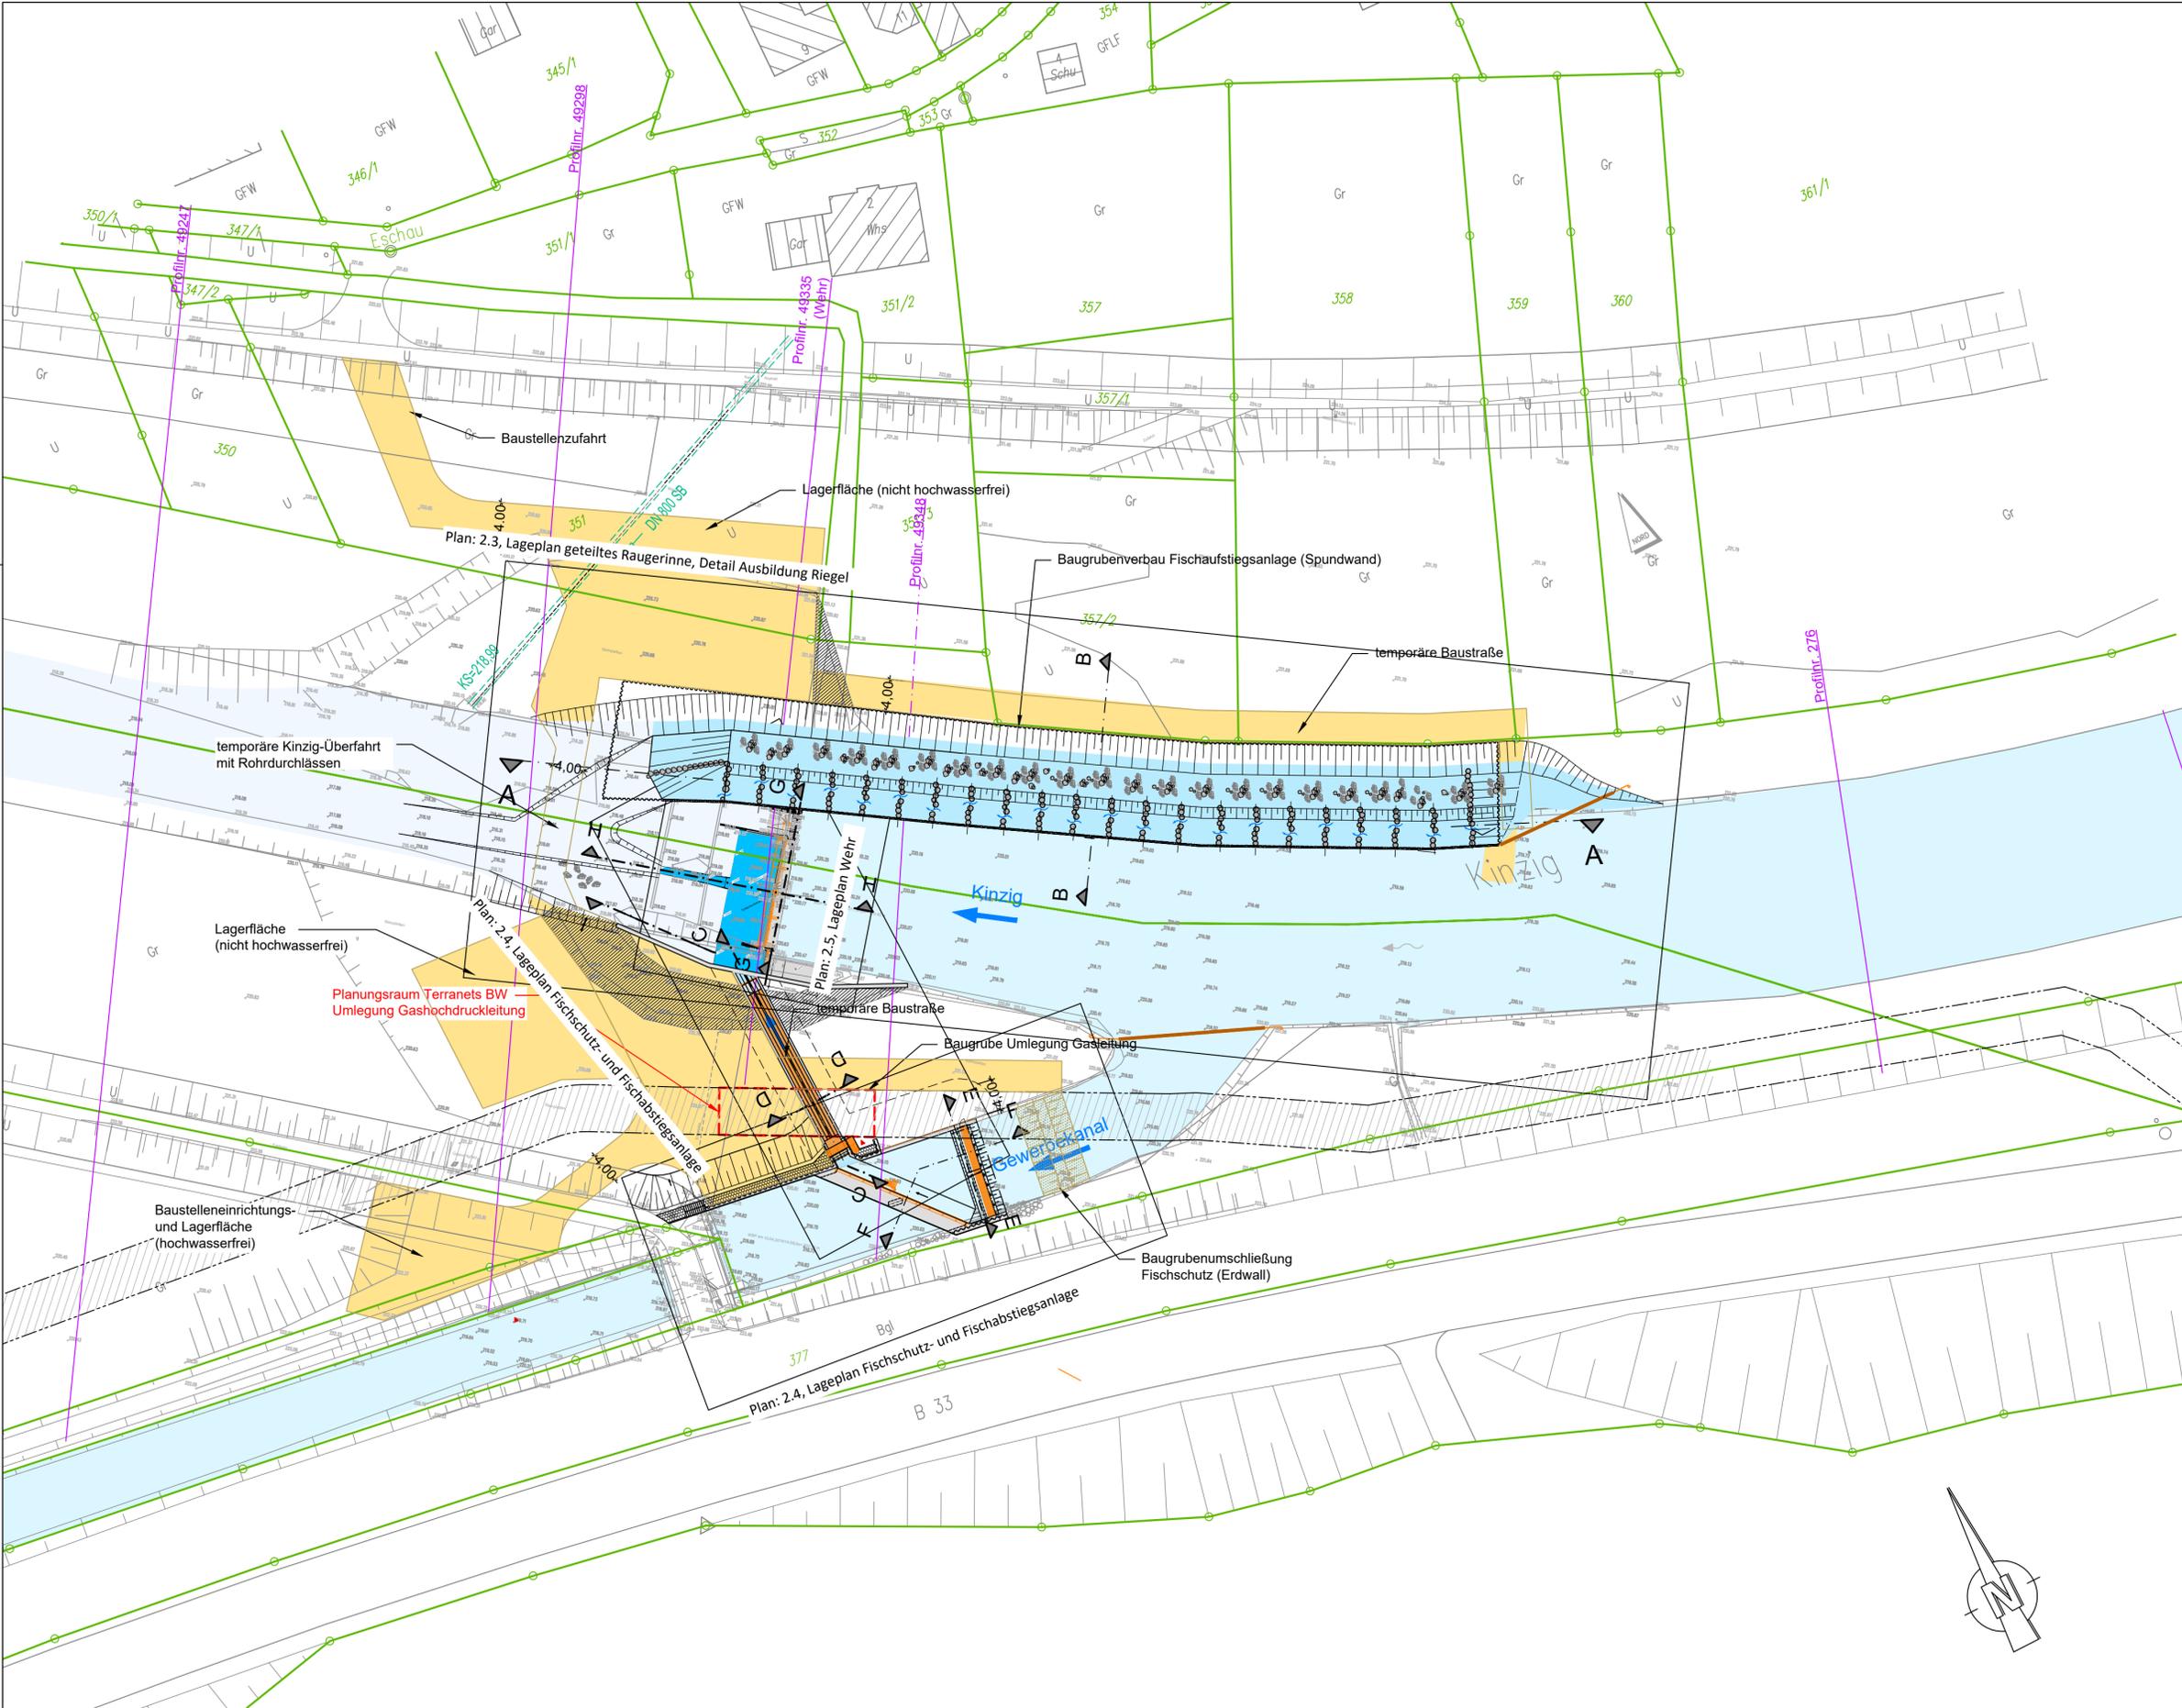

**Legende:**

- Bestand
- Flurstücke
- Profile des hyd. Nachweises
- Geplanter Fischaufstieg
- Geplanter Fischschutz- und Fischabstiegsanlage
- Gitterrost
- vorhandenes Gelände / Böschung
- geplantes Gelände / Böschung
- Oberwasser
- Unterwasser
- geplante FAA
- Verfüllung Bestand
- Schutzstreifen Gashochdruckleitung

Alle Bauwerksmaße sind vor Baubeginn eigenverantwortlich zu prüfen!  
 Gashochdruckleitung gemäß Entwurf Terranets BW (07.11.2019)

Antragsteller:		Planverfasser:	
Datum/Unterschrift:		Datum/Unterschrift:	
e			
d			
c			
b			
a	FAA verschwenkt, Schütz ergänzt, Abstiegskanal verkürzt	13.12.2021	MH/Jue
Ind.	Änderung	Datum	Name

Zeichnungsgrundlage	Verm. Vermessungsbüro Trenkle	Lagesystem	Gauss-Krüger
Datum	10. / 15.04.2014	Höhensystem	m NHN
Gewässer	Kinzig	Gemeinde	Stadt Haslach / Kinzigtal
Gemarkung	Haslach	Reg. Bez.	Ortenaukreis

Antragsteller:  **Stadtwerke Haslach**  
 Alte Hausacher Straße 1 - 77716 Haslach  
 Tel.: 07832 706 250  
 Fax: 07832 706 289  
 E-mail: info@stadtwerke-haslach.de  
 Internet: www.stadtwerke-haslach.de

Planverfasser:  **Ingenieurbüro Floecksmühle GmbH**  
 Bachstraße 62-64 - 52066 Aachen  
 Tel.: 0241 565272 0  
 Fax: 0241 565272 99  
 E-mail: info@floecksmuehle-fw.de  
 Internet: www.floecksmuehle-fw.de


 **HYDRO-ENERGIE ROTH GMBH**  
 Wasserkraftanlagen · Anlagentechnik · Wasserbau  
 ROTH GMBH  
 Zehnstraße 2 - 76227 Karlsruhe  
 Tel.: 0721 612924  
 Fax: 0721 615069  
 E-mail: info@hydroenergie.de  
 Internet: www.hydroenergie.de

Bauobjekt:	<b>Umbaumaßnahmen am Schnapperwehr in Haslach</b>		
Gewerk:	Wasserbau		
Planinhalt:	Baustelleneinrichtung Planung		
Leistungsphase:	Genehmigungsplanung		


Anlagen Nr.:	2.6	Datum	23.04.2019	Name	MH
Plan-Nr.:	2.6	bearbeitet	23.04.2019	gezeichnet	IHZ
Maßstab:	1 : 500	geprüft	18.07.2019		MH
Projekt-Nr.:	630-P13-033				

I:\192\_168\_1\_12\PROJEKTE\6300900-09\2019\19\_033\_DB\_PAKET\_3\_E3\_324744\_LP4\_GEMEINGUTSPRANUNG\6-ZEICHNUNGEN\19\_033\_CP\_LS\_31\_GS\_41\_BIS\_43\_180719\_MH.DWG

**Schnitt A - A**  
M=1:100

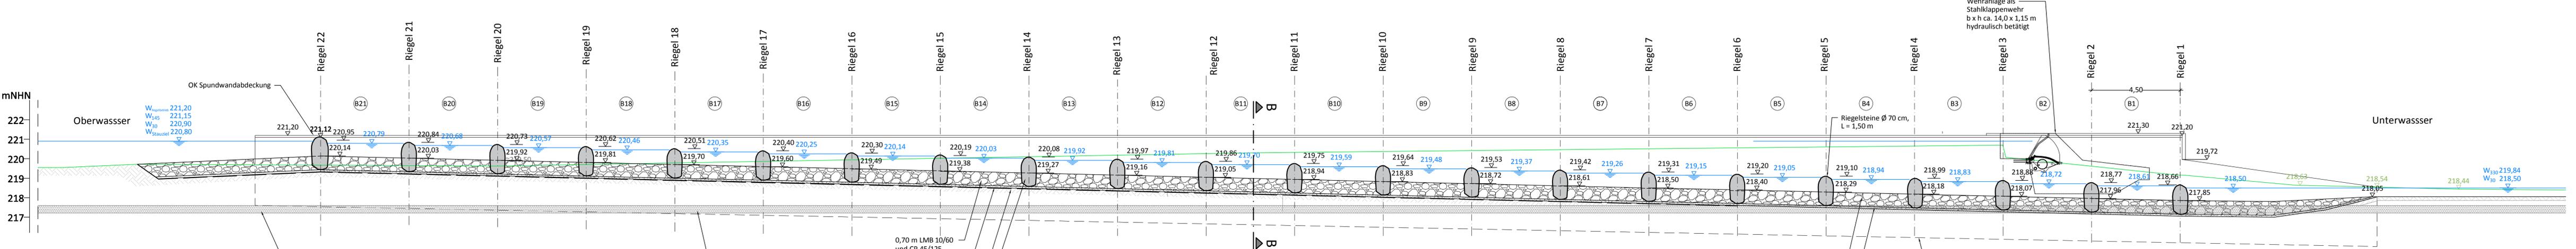

**Schnitt B - B**  
M=1:100

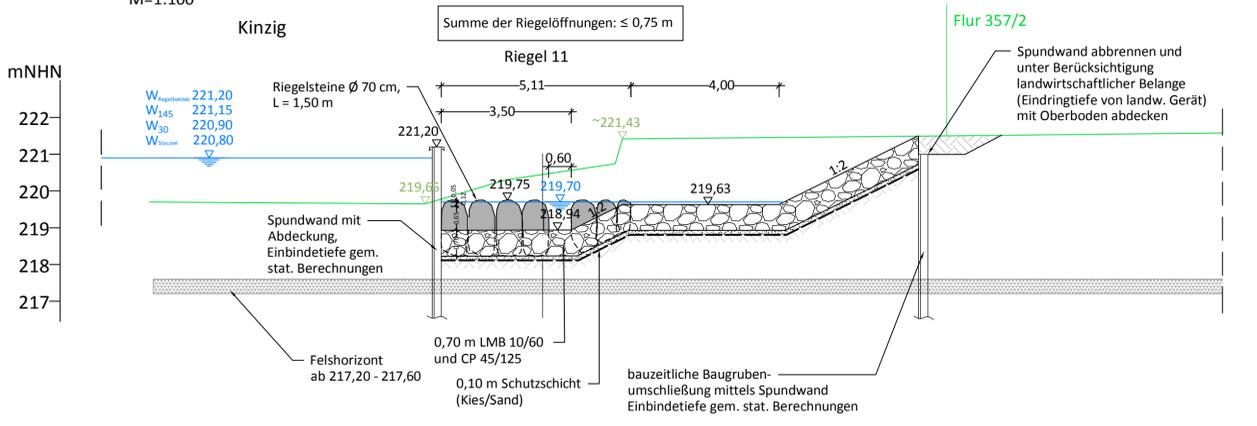

**Legende:**

	Riegelstein mit Höhe	219,77	Höhe geplant
	Steinschüttung mit Sohlhöhe	217,96	Höhe vorhanden / erhalten (Unterlagen AG)
	Wasserspiegel	221,20	vorhandenes Gelände
	Wasserspiegel	273,69	vorhandenes Gelände

Alle Bauwerksmaße sind vor Baubeginn eigenverantwortlich zu prüfen!

Antragsteller:	Planverfasser:
gez. ....	gez. ....
Datum/Unterschrift:	Datum/Unterschrift:

Ind. Änderung					
Zeichnungsgrundlage	Verm. Vermessungsbüro Trenkle	Lagesystem	Gauss-Krüger		
Datum	10. / 15.04.2014	Höhensystem	m NNH		
Gewässer	Kinzig	Gemeinde	Stadt Haslach / Kinzigtal		
Gemarkung	Haslach	Reg. Bez.	Ortenaukreis		

**Antragsteller:**

**Stadtwerke Haslach**  
Alte Hausacher Straße 1 · 77116 Haslach  
Tel.: 07832 706 250  
Fax: 07832 706 289  
E-mail: info@stadtwerke-haslach.de  
Internet: www.stadtwerke-haslach.de

**Planverfasser:**

**Ingenieurbüro Floecksmühle GmbH**  
Bachstraße 62-64 · 52066 Aachen  
Tel.: 0241 965272 0  
Fax: 0241 965272 99  
E-mail: info@floecksmuehle-fwt.de  
Internet: www.floecksmuehle-fwt.de


**HYDRO-ENERGIE ROTH GMBH**  
Wasserkraftanlagen · Anlagentechnik · Wasserbau  
Zehntstraße 2 · 76227 Karlsruhe  
Tel.: 0721 612924  
Fax: 0721 615069  
E-mail: info@hydroenergie.de  
Internet: www.hydroenergie.de

Baubjekt:	Gewerk:	Wasserbau
<b>Umbaumaßnahmen am Schnapperwehr in Haslach</b>	Planinhalt:	Geteiltes Raugerinne Schnitt A - A / Schnitt B - B
	Leistungsphase:	Genehmigungsplanung

Anlagen-Nr.:	3.1	Datum	Name
Plan-Nr.:	3.1	bearbeitet	29.04.2019
Maßstab:	1 : 100	gezeichnet	29.04.2019
Projekt-Nr.:	630-P13-033	geprüft	18.07.2019


### Schnitt C - C

M=1:100

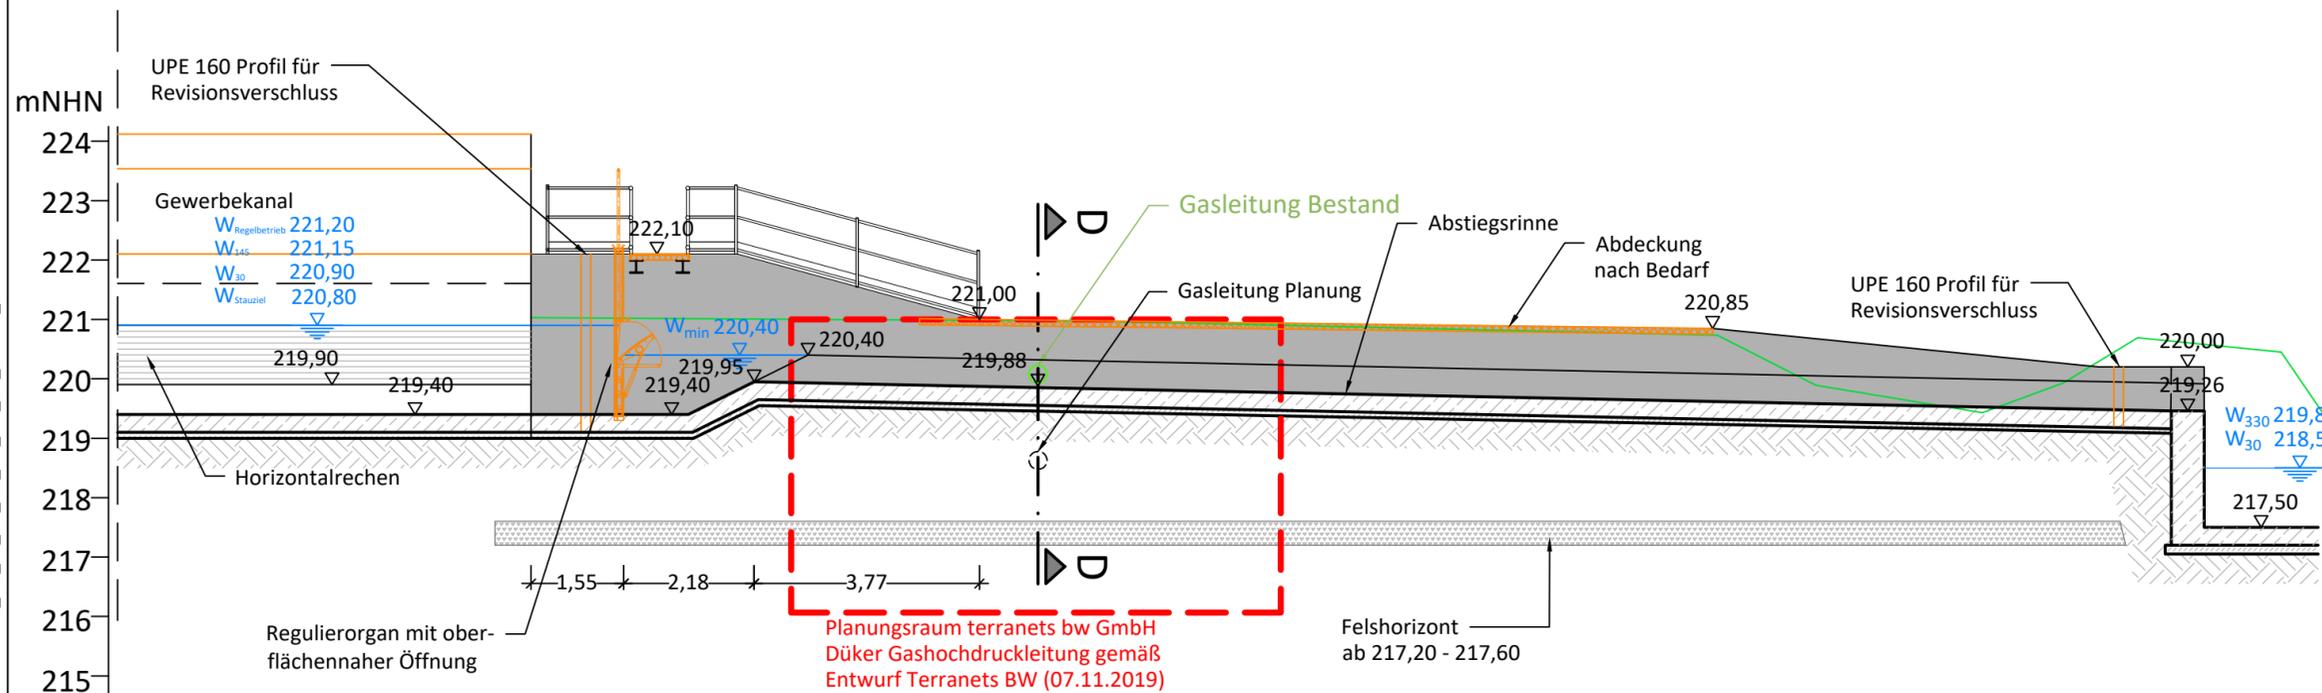

### Schnitt D - D

M=1:100

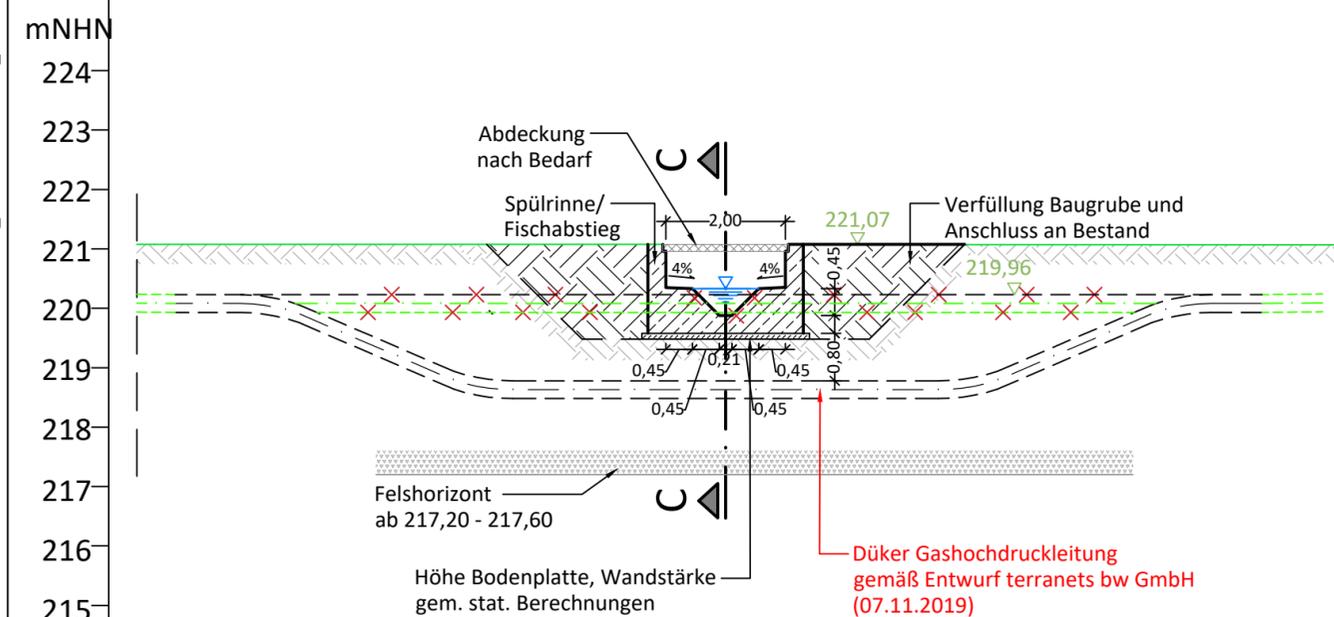

#### Legende:

- |  |  |  |  |
|--|--|--|--|
|  | Stahlbeton                             |  | vorhandenes Gelände                      |
|  | unbewehrter Beton / Sauberkeitsschicht |  | Bestand                                  |
|  | zu beseitigende bauliche Anlagen       |  | Wasserspiegel                            |
|  | Sohlsubstrat                           |  | Höhe geplant                             |
|  | Steinschüttung                         |  | Höhe vorhanden /erhalten (Unterlagen AG) |
|  |  |  | Gasleitung                               |

Alle Bauwerksmaße sind vor Baubeginn eigenverantwortlich zu prüfen!

Gashochdruckleitung gemäß Entwurf Terranets BW (07.11.2019)

Antragsteller: ..... Planverfasser: .....

Datum/Unterschrift: ..... Datum/Unterschrift: .....

e			
d			
c			
b	Abstiegskanal verkürzt		16.12.2021 MH, Jue
a	Anpassung Bestand und Umlegung Gashochdruckleitung gem. Betreiberangaben Nov. 2019		27.11.2019 CK, MH
Ind.	Änderung	Datum	Name

Zeichnungsgrundlage	Verm. Vermessungsbüro Trenkle	Lagesystem	Gauss-Krüger
Datum	10. / 15.04.2014	Höhensystem	m NHN
Gewässer	Kinzig	Gemeinde	Stadt Haslach / Kinzigtal
Gemarkung	Haslach	Reg.Bez.	Ortenaukreis

**Antragsteller:**



**STADTWERKE HASLACH**

Alte Hausacher Straße 1 - 77716 Haslach  
Tel.: 07832 706 250  
Fax: 07832 706 289  
E-mail: info@stadtwerke-haslach.de  
Internet: www.stadtwerke-haslach.de

**Planverfasser:**



**Ingenieurbüro Floecksmühle GmbH**

Bachstraße 62-64 - 52066 Aachen  
Tel.: 0241 565272 0  
Fax: 0241 565272 99  
E-mail: info@floecksmuehle-fwt.de  
Internet: www.floecksmuehle-fwt.de

**HYDRO-ENERGIE ROTH GMBH**

Wasserkraftanlagen - Anlagentechnik - Wasserbau

**HYDRO-ENERGIE ROTH GMBH**

Zehntstraße 2 - 76227 Karlsruhe  
Tel.: 0721 612924  
Fax: 0721 615069  
E-mail: info@hydroenergie.de  
Internet: www.hydroenergie.de

Bauobjekt:	Umbaumaßnahmen am Schnapperwehr in Haslach		
Gewerk:	Wasserbau		
Planinhalt:	Fischabstieg Schnitt C - C Schnitt D - D		
Leistungsphase:	Genehmigungsplanung		


Anlagen Nr.:	4.1	Datum	Name
Plan-Nr.:	4.1	bearbeitet	29.04.2019 MH
Maßstab:	1 : 100	gezeichnet	29.04.2019 IHZ
Projekt-Nr.:	630-P13-033	geprüft	18.07.2019 MH






### Schnitt G-G

Querschnitt Wehranlage ergänzt mit Querschnitt Raugerinne  
M. 1:50

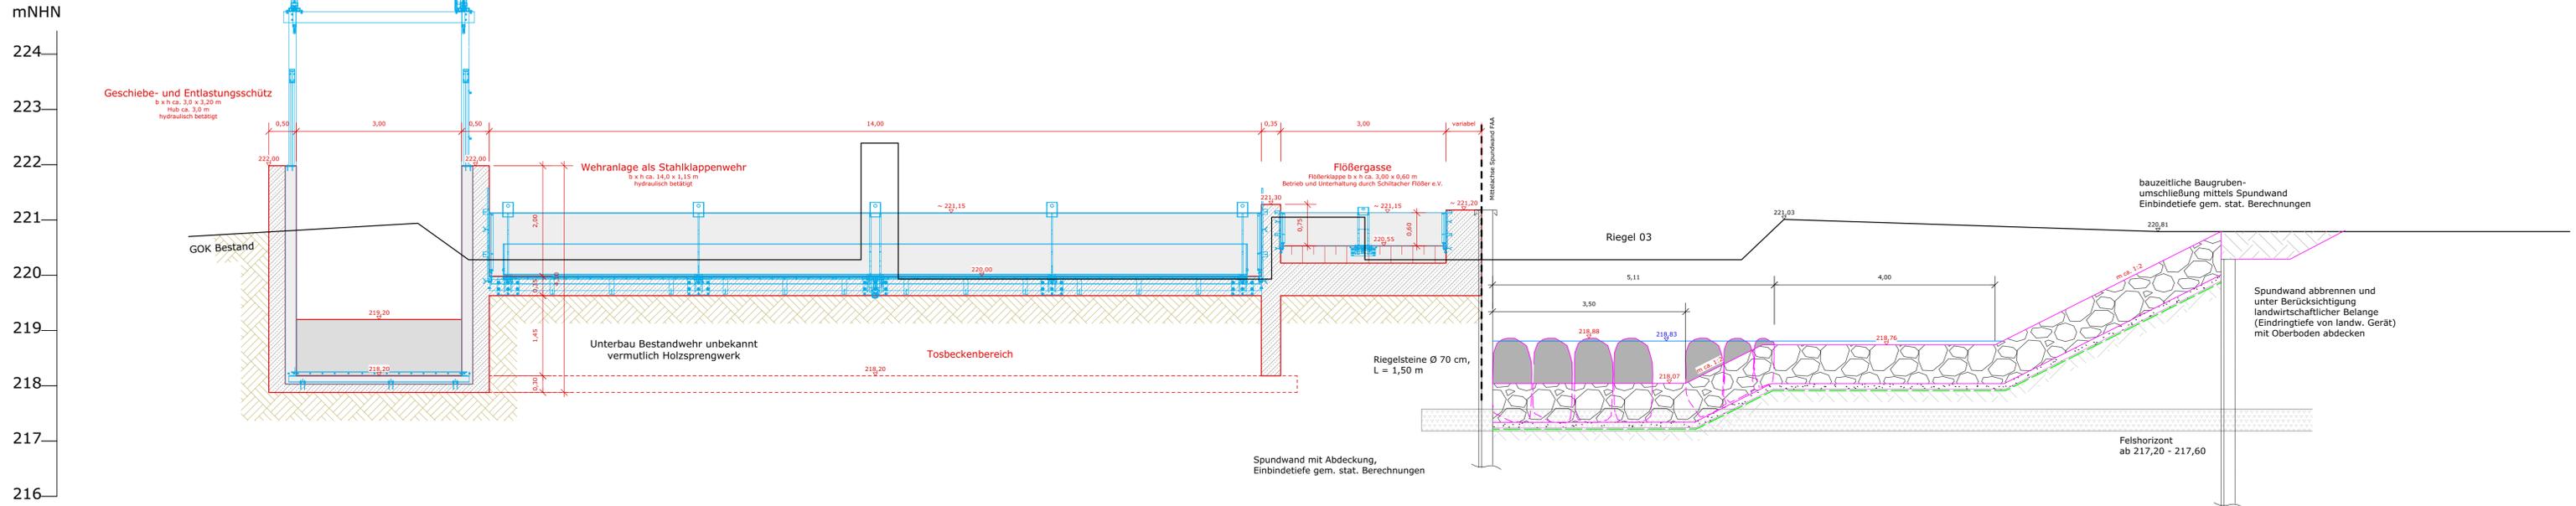

nachstehender Schnitt G-G (nicht maßstäblich!) entnommen aus Genehmigungsunterlagen wurde der Vollständigkeit halber dargestellt  
Schnitt G-G wurde erweitert um Querschnitt Raugerinne (oben stehend)

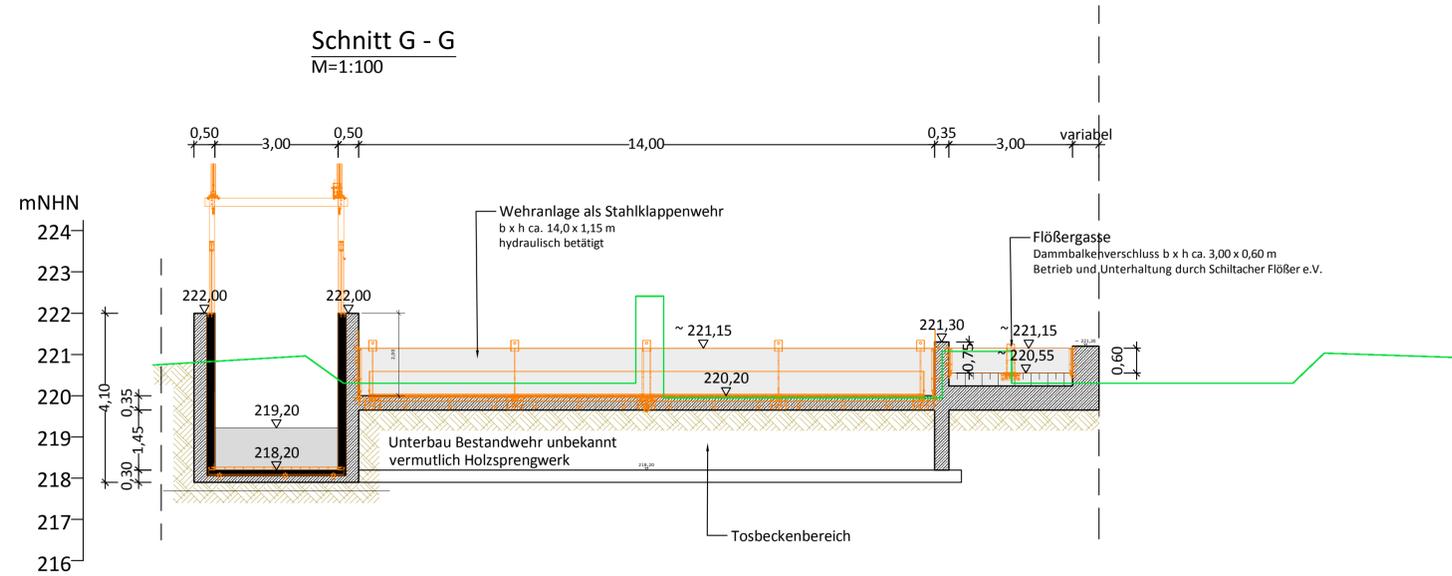

Index	Datum	Änderung	Gez.	Gepr.

**HYDRO-ENERGIE ROTH GMBH**  
Wasserkraftanlagen · Anlagentechnik · Wasserbau

Hydro-Energie Roth GmbH / Zehntstr. 2 / D-76227 Karlsruhe  
Tel.: +49-(0)721 - 61 29 24 / Fax: +49-(0)721 - 61 50 69  
Internet: www.hydroenergie.de / Email: info@hydroenergie.de

Bauvorhaben: Umbaumaßnahmen am Schnapperwehr in Haslach

Bauherr: Stadtwerke Haslach  
Alte Hausacher Straße 1, 77716 Haslach

Bezeichnung: Querschnitt G-G

Projekt - Nr.:	630-P13-033	bearbeitet:	D. Maier, 13.02.2023
Plan - Nr.:	4.4	geprüft:	<i>D. Maier</i> D. Maier, 13.02.2023
Planformat:	1.00 x .594 m	Maßstab:	1:50
Anlage:	4.4		

Dieser Plan ist urheberrechtlich geschützt!  
Der Empfänger darf diesen Plan nur zu dem Zweck benutzen, zu dem dieser ihm anvertraut wird.